


 Lumière de service
 Socle RJ 45

 Coffret électrique
 Pavillon CVC

03/2020
 Echelle :
 1:175^{ème}
 Unité : cm

Plan de masse général
 Lieu / salle : Cartonnerie
 Evènement :
 Implantation service - électricité - réseau - CVC
 Contact : Florian lecomte 06 23 78 31 28



PLAN ÉDITÉ PAR LA DIRECTION TECHNIQUE
 CE DOCUMENT NE PEUT ÊTRE COMMUNIQUÉ À DES TIERS SANS AUTORISATION ÉCRITE

ENTREE PUBLIC

Rideaux Auditorium (patience)

rideaux massés

RIO

15

ARC

1

3

5

7

9

11

13

340

340

340

340

249

290

249

290


249

290

249

VP
LUMIERE SON VIDEO

ENTREE PUBLIC

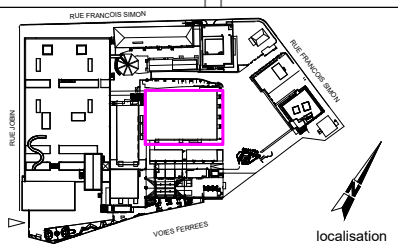

- PC 1kw
- Cyclode
- Quartz 500

- 613 sx
- Coffret électrique
- 18 Multi grill
- 16 Multi sol



- SB 18
- RIO Boitier de scène
- ARC Arc WiFo

03/2020
Echelle : 1:100^{ème}
Unité : cm

Plan de masse Auditorium
Lieu / salle : Cartonnerie
Evènement :
Implantation lumière + son + perches
Contact : Florian Lecomte 06 23 78 32 28



PLAN ÉDITÉ PAR LA DIRECTION TECHNIQUE
CE DOCUMENT NE PEUT ÊTRE COMMUNIQUÉ À DES TIERS SANS AUTORISATION ÉCRITE

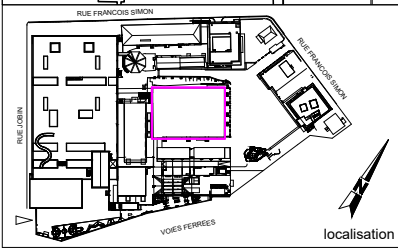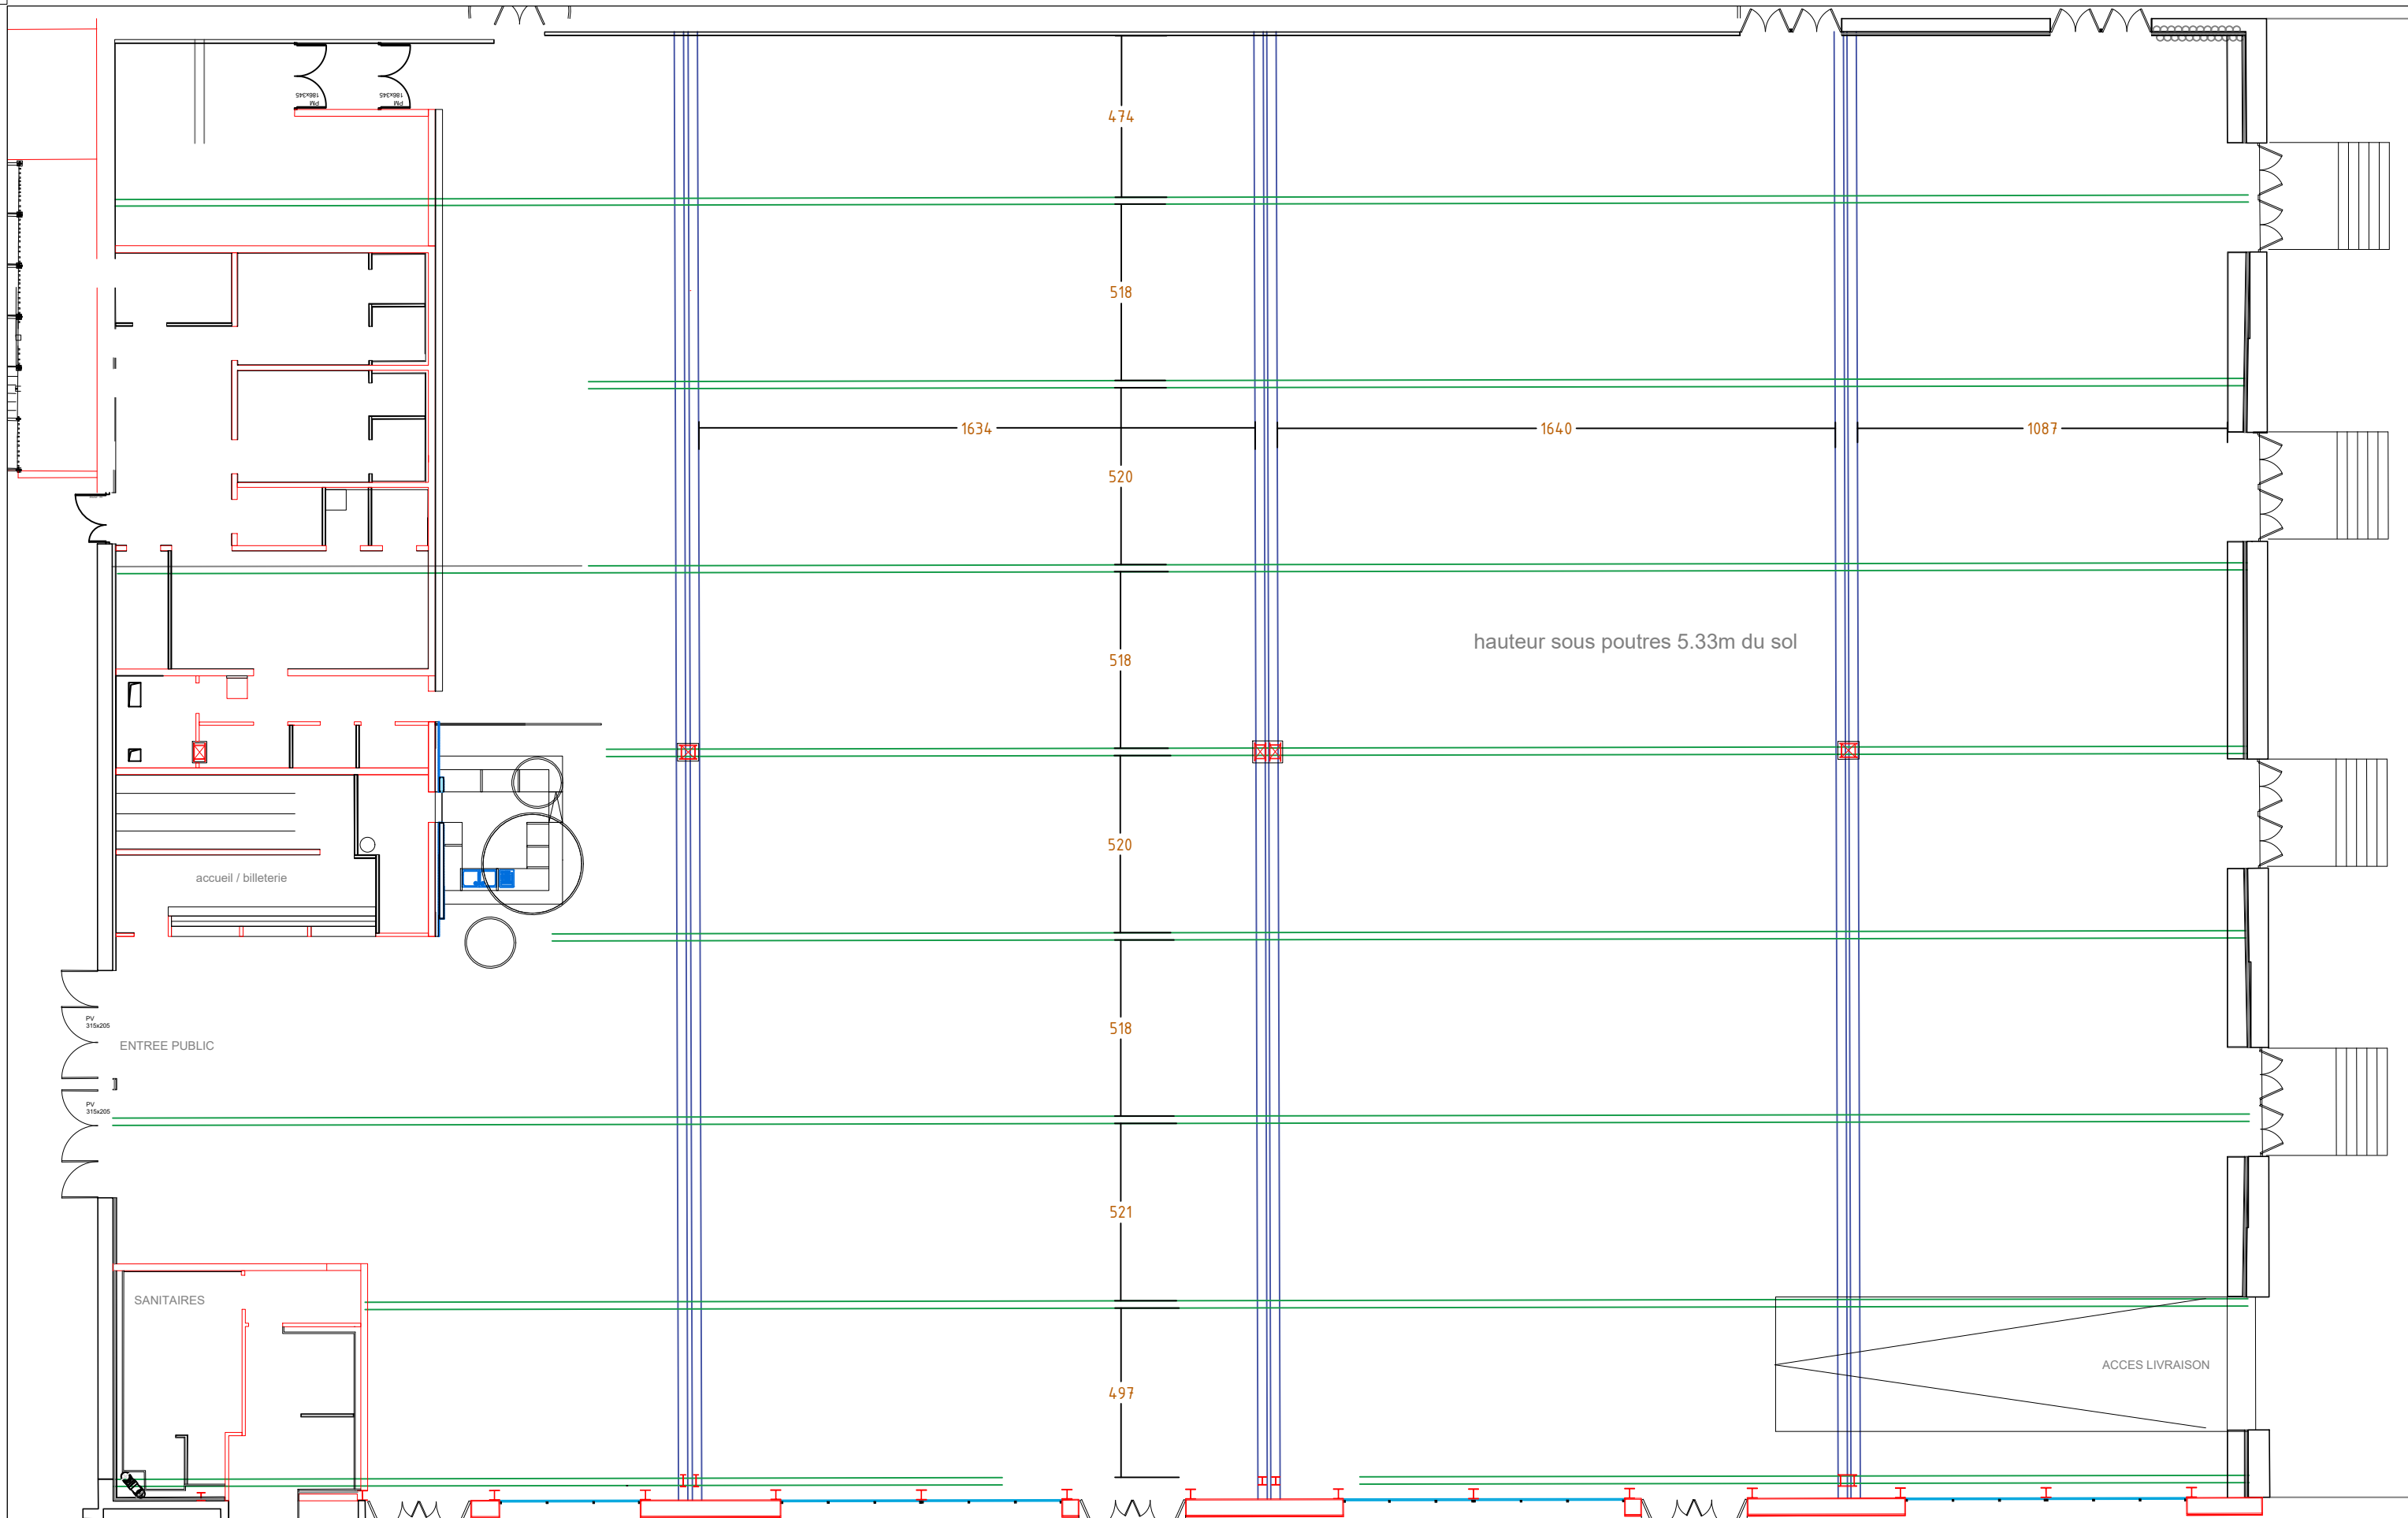

- == Empannons
- == Poutre primaire
- ⊠ Pilier

03/2020
 Echelle :
 1:175^{ème}
 Unité : cm

Plan de masse charpente
 Evènement :
 Lieu / salle : Cartonnerie
 Implantation poutre primaire et empannon
 Contact : Florian Lecomte 06 23 78 31 28

