
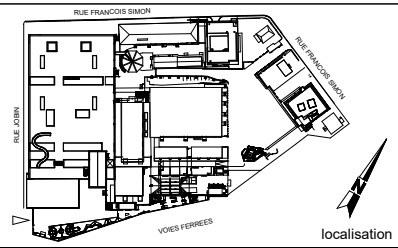


entrée public

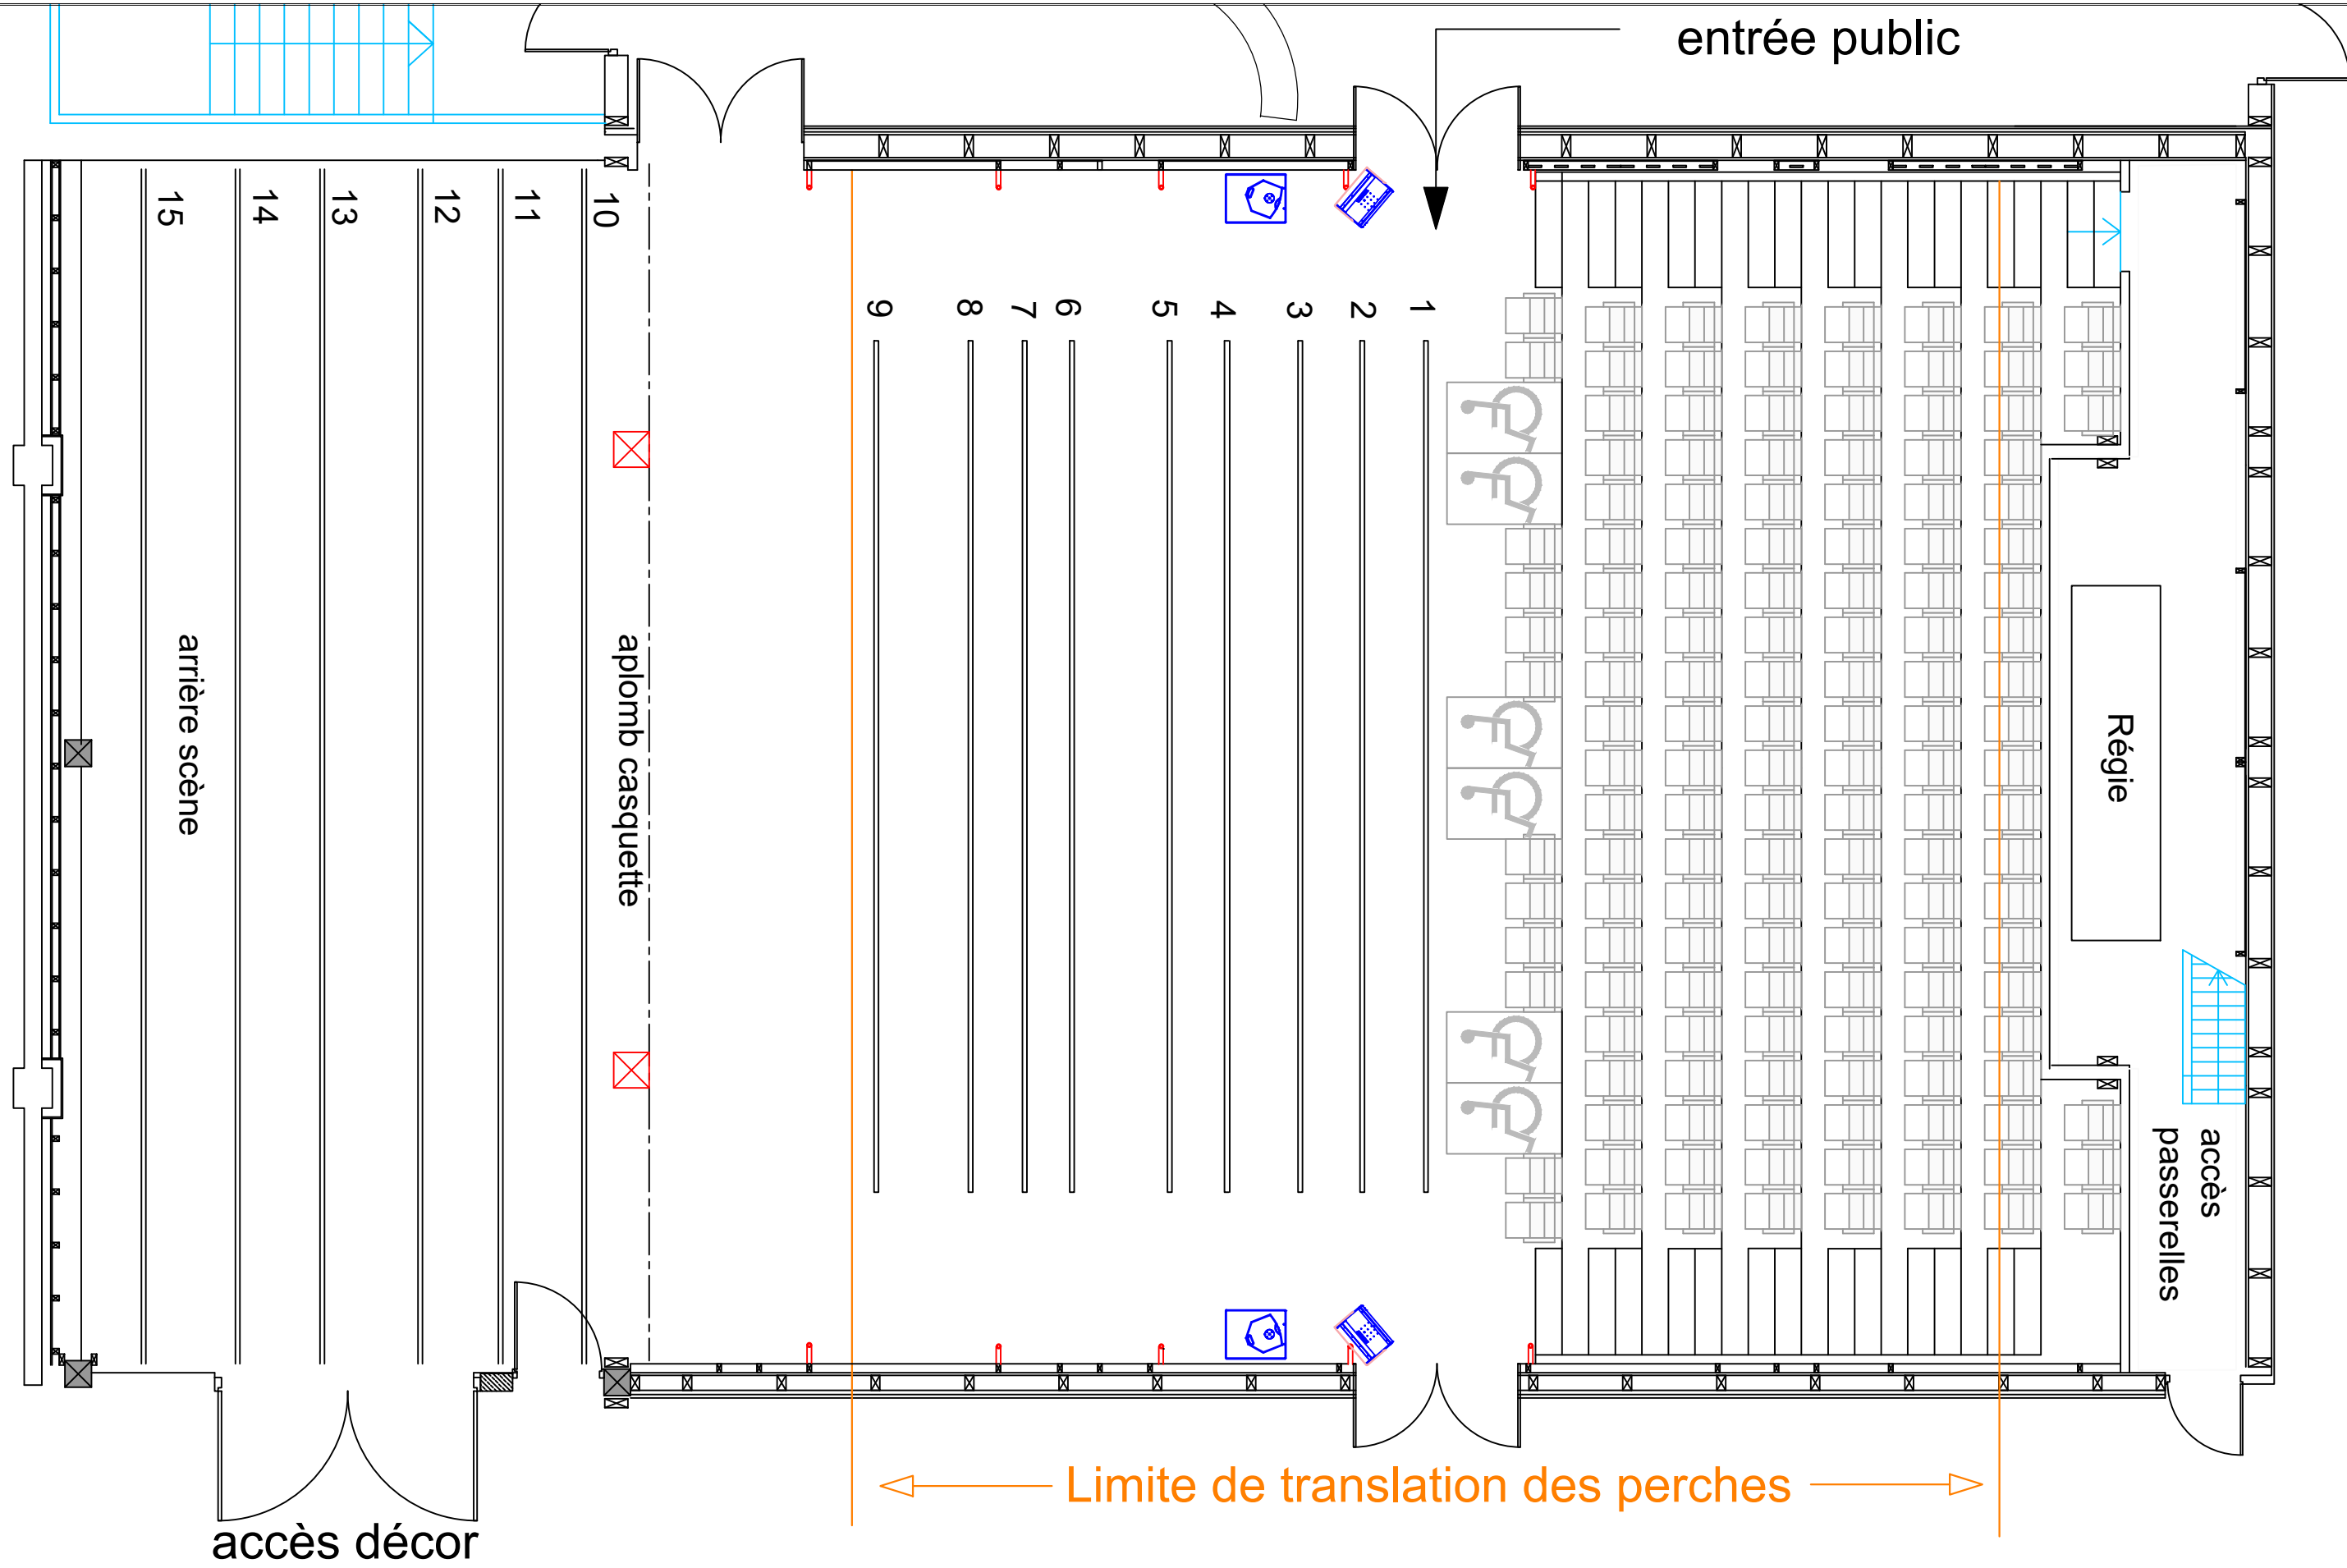



ML 18 A+	PMX 12	Perche latérale
PMX 12	Piliers	

03/2020
 Echelle : 1:70^{ème}
 Unité : cm

Plan de masse sol Petit Plateau
 Evènement :
 Lieu / salle Pôle Théâtre
 Implantation son + perches + gradin
 Contact : Florian Lecomte 06 23 78 31 28



PLAN ÉDITÉ PAR LA DIRECTION TECHNIQUE
 CE DOCUMENT NE PEUT ÊTRE COMMUNIQUÉ À DES TIERS SANS AUTORISATION ÉCRITE

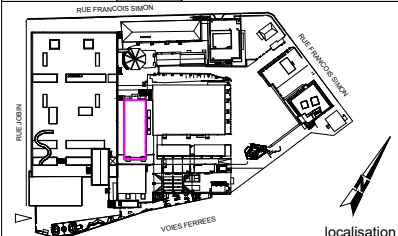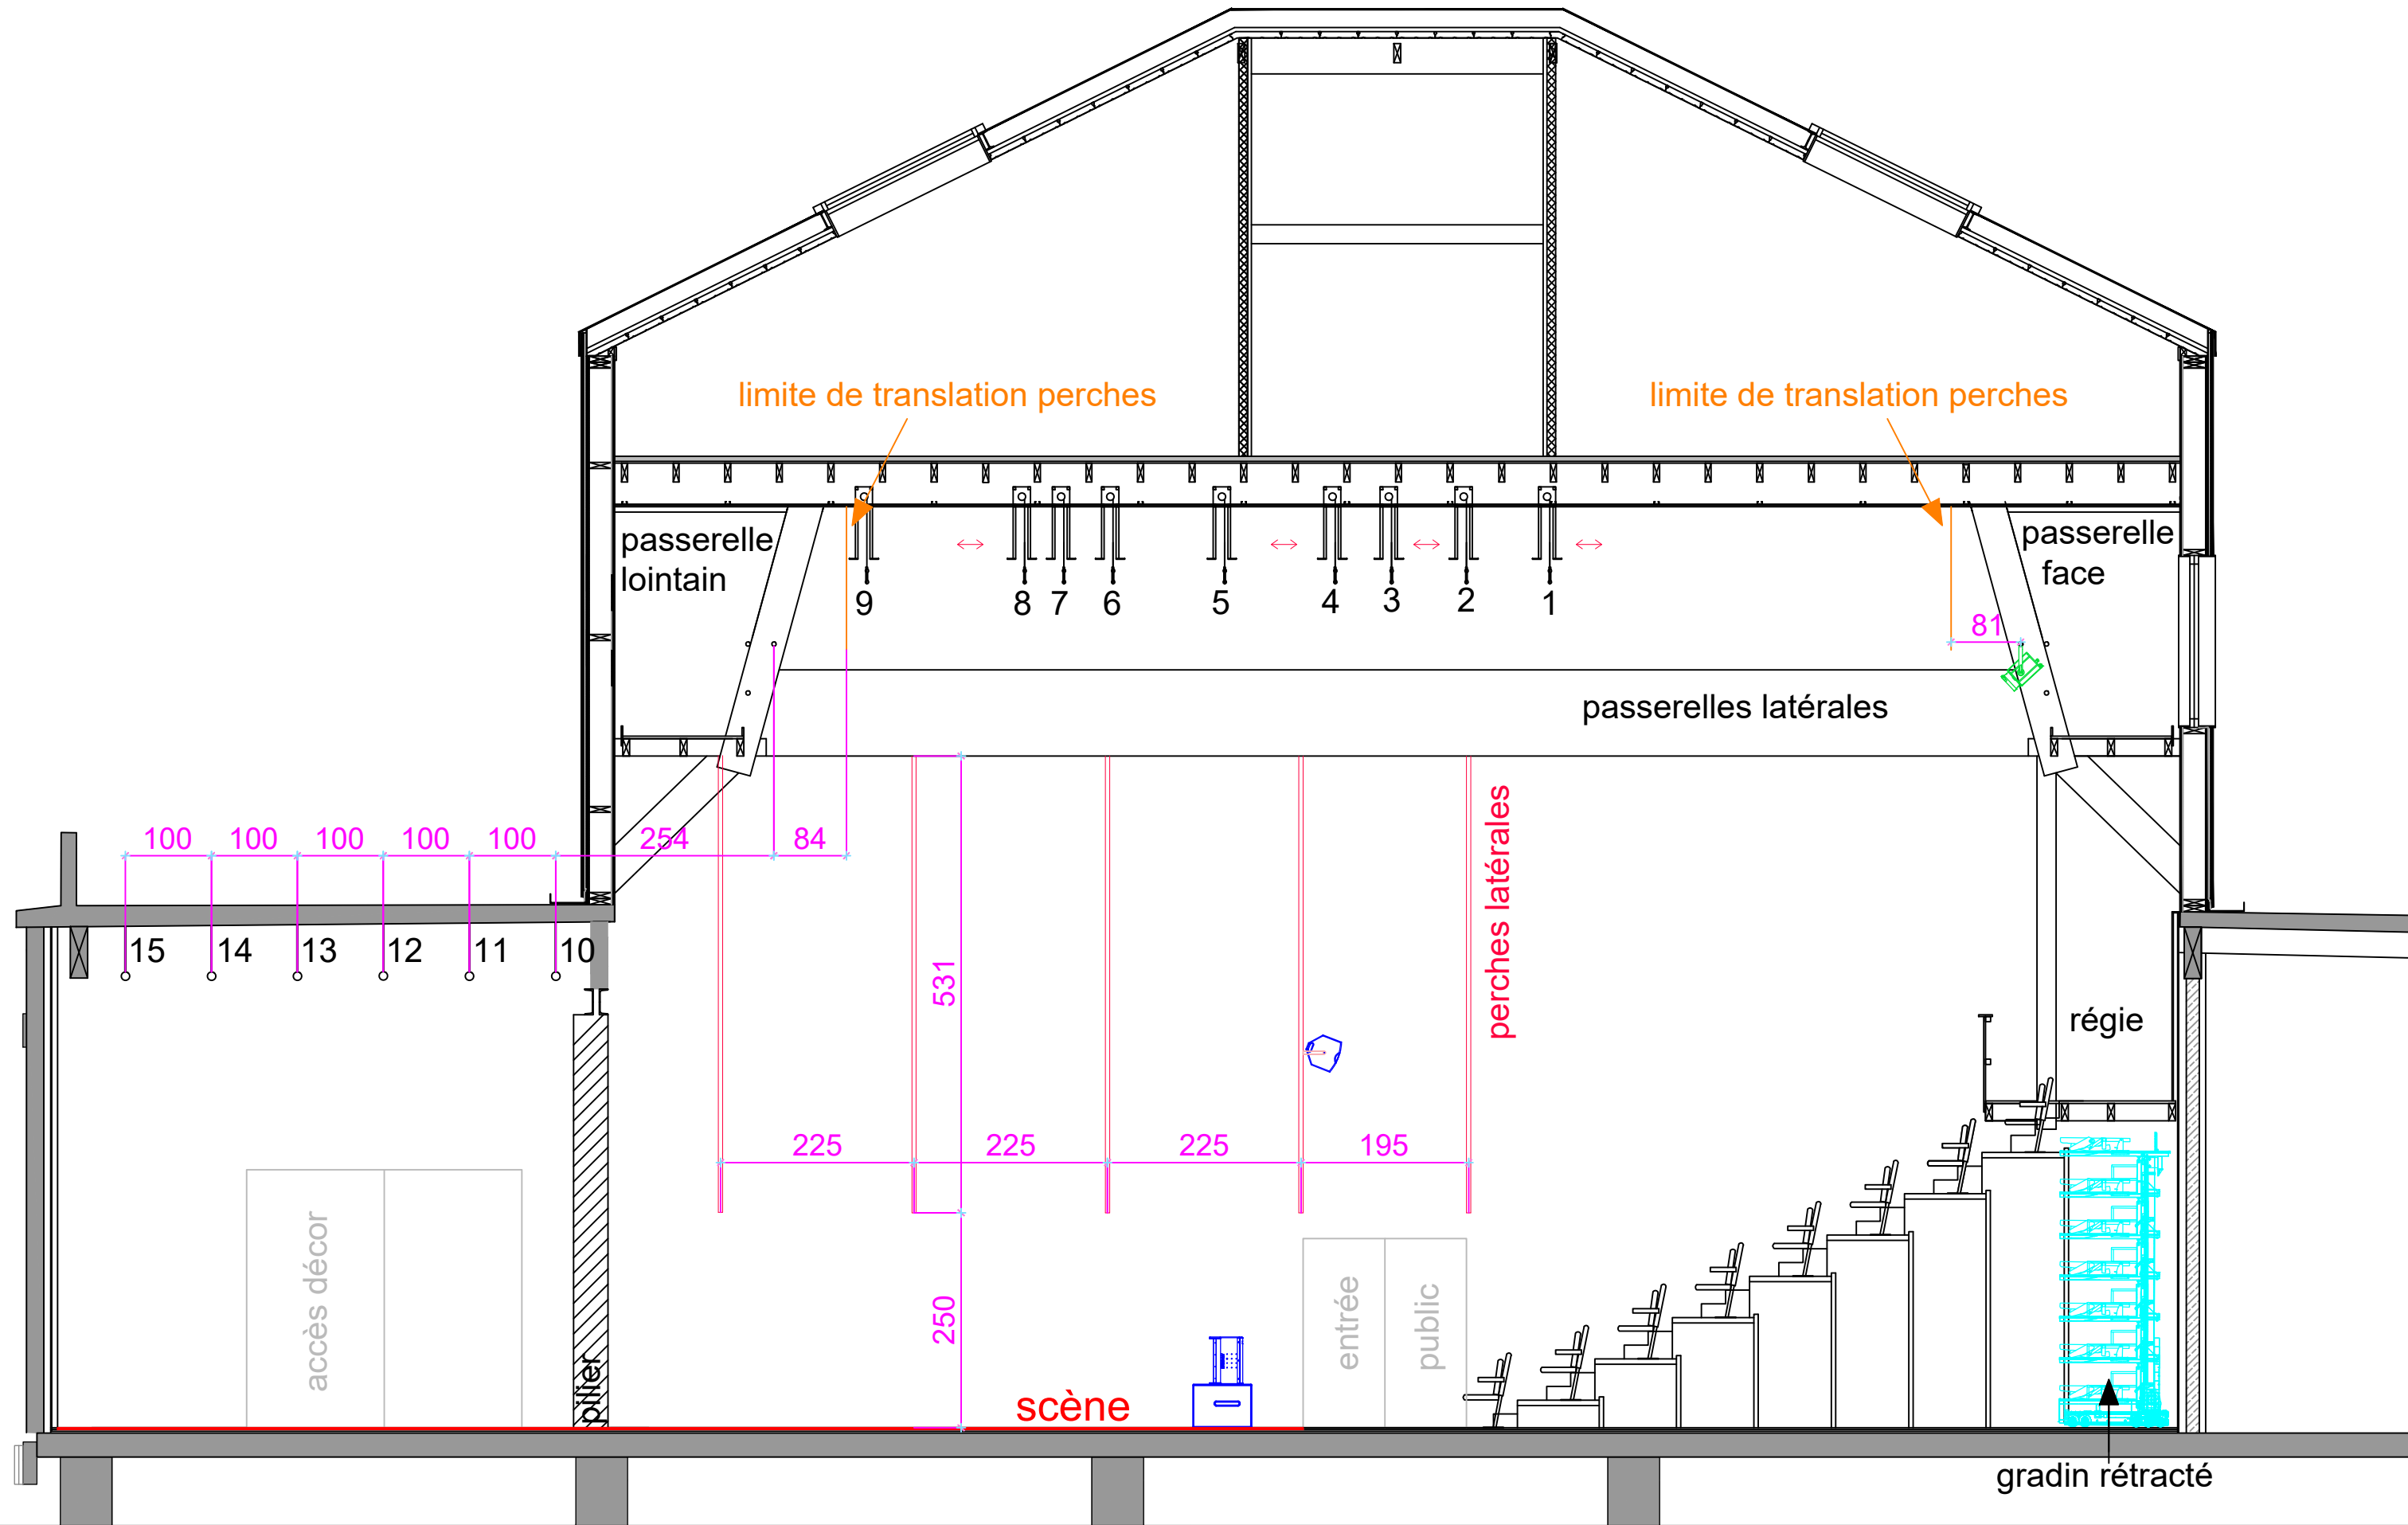

	PMX 12		ML 18 A+
	PMX 12		PC 1kw



PLAN ÉDITÉ PAR LA DIRECTION TECHNIQUE
 CE DOCUMENT NE PEUT ÊTRE COMMUNIQUÉ À DES TIERS SANS AUTORISATION ÉCRITE




03/2020
 Echelle :
 1:70^{ème}
 Unité : cm




Plan de coupe Petit Plateau
 Lieu / salle : Pôle Théâtre
 Implantation lumière + son + perches
 Contact : Florian Lecomte 06 23 78 31 28

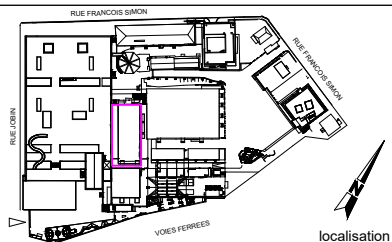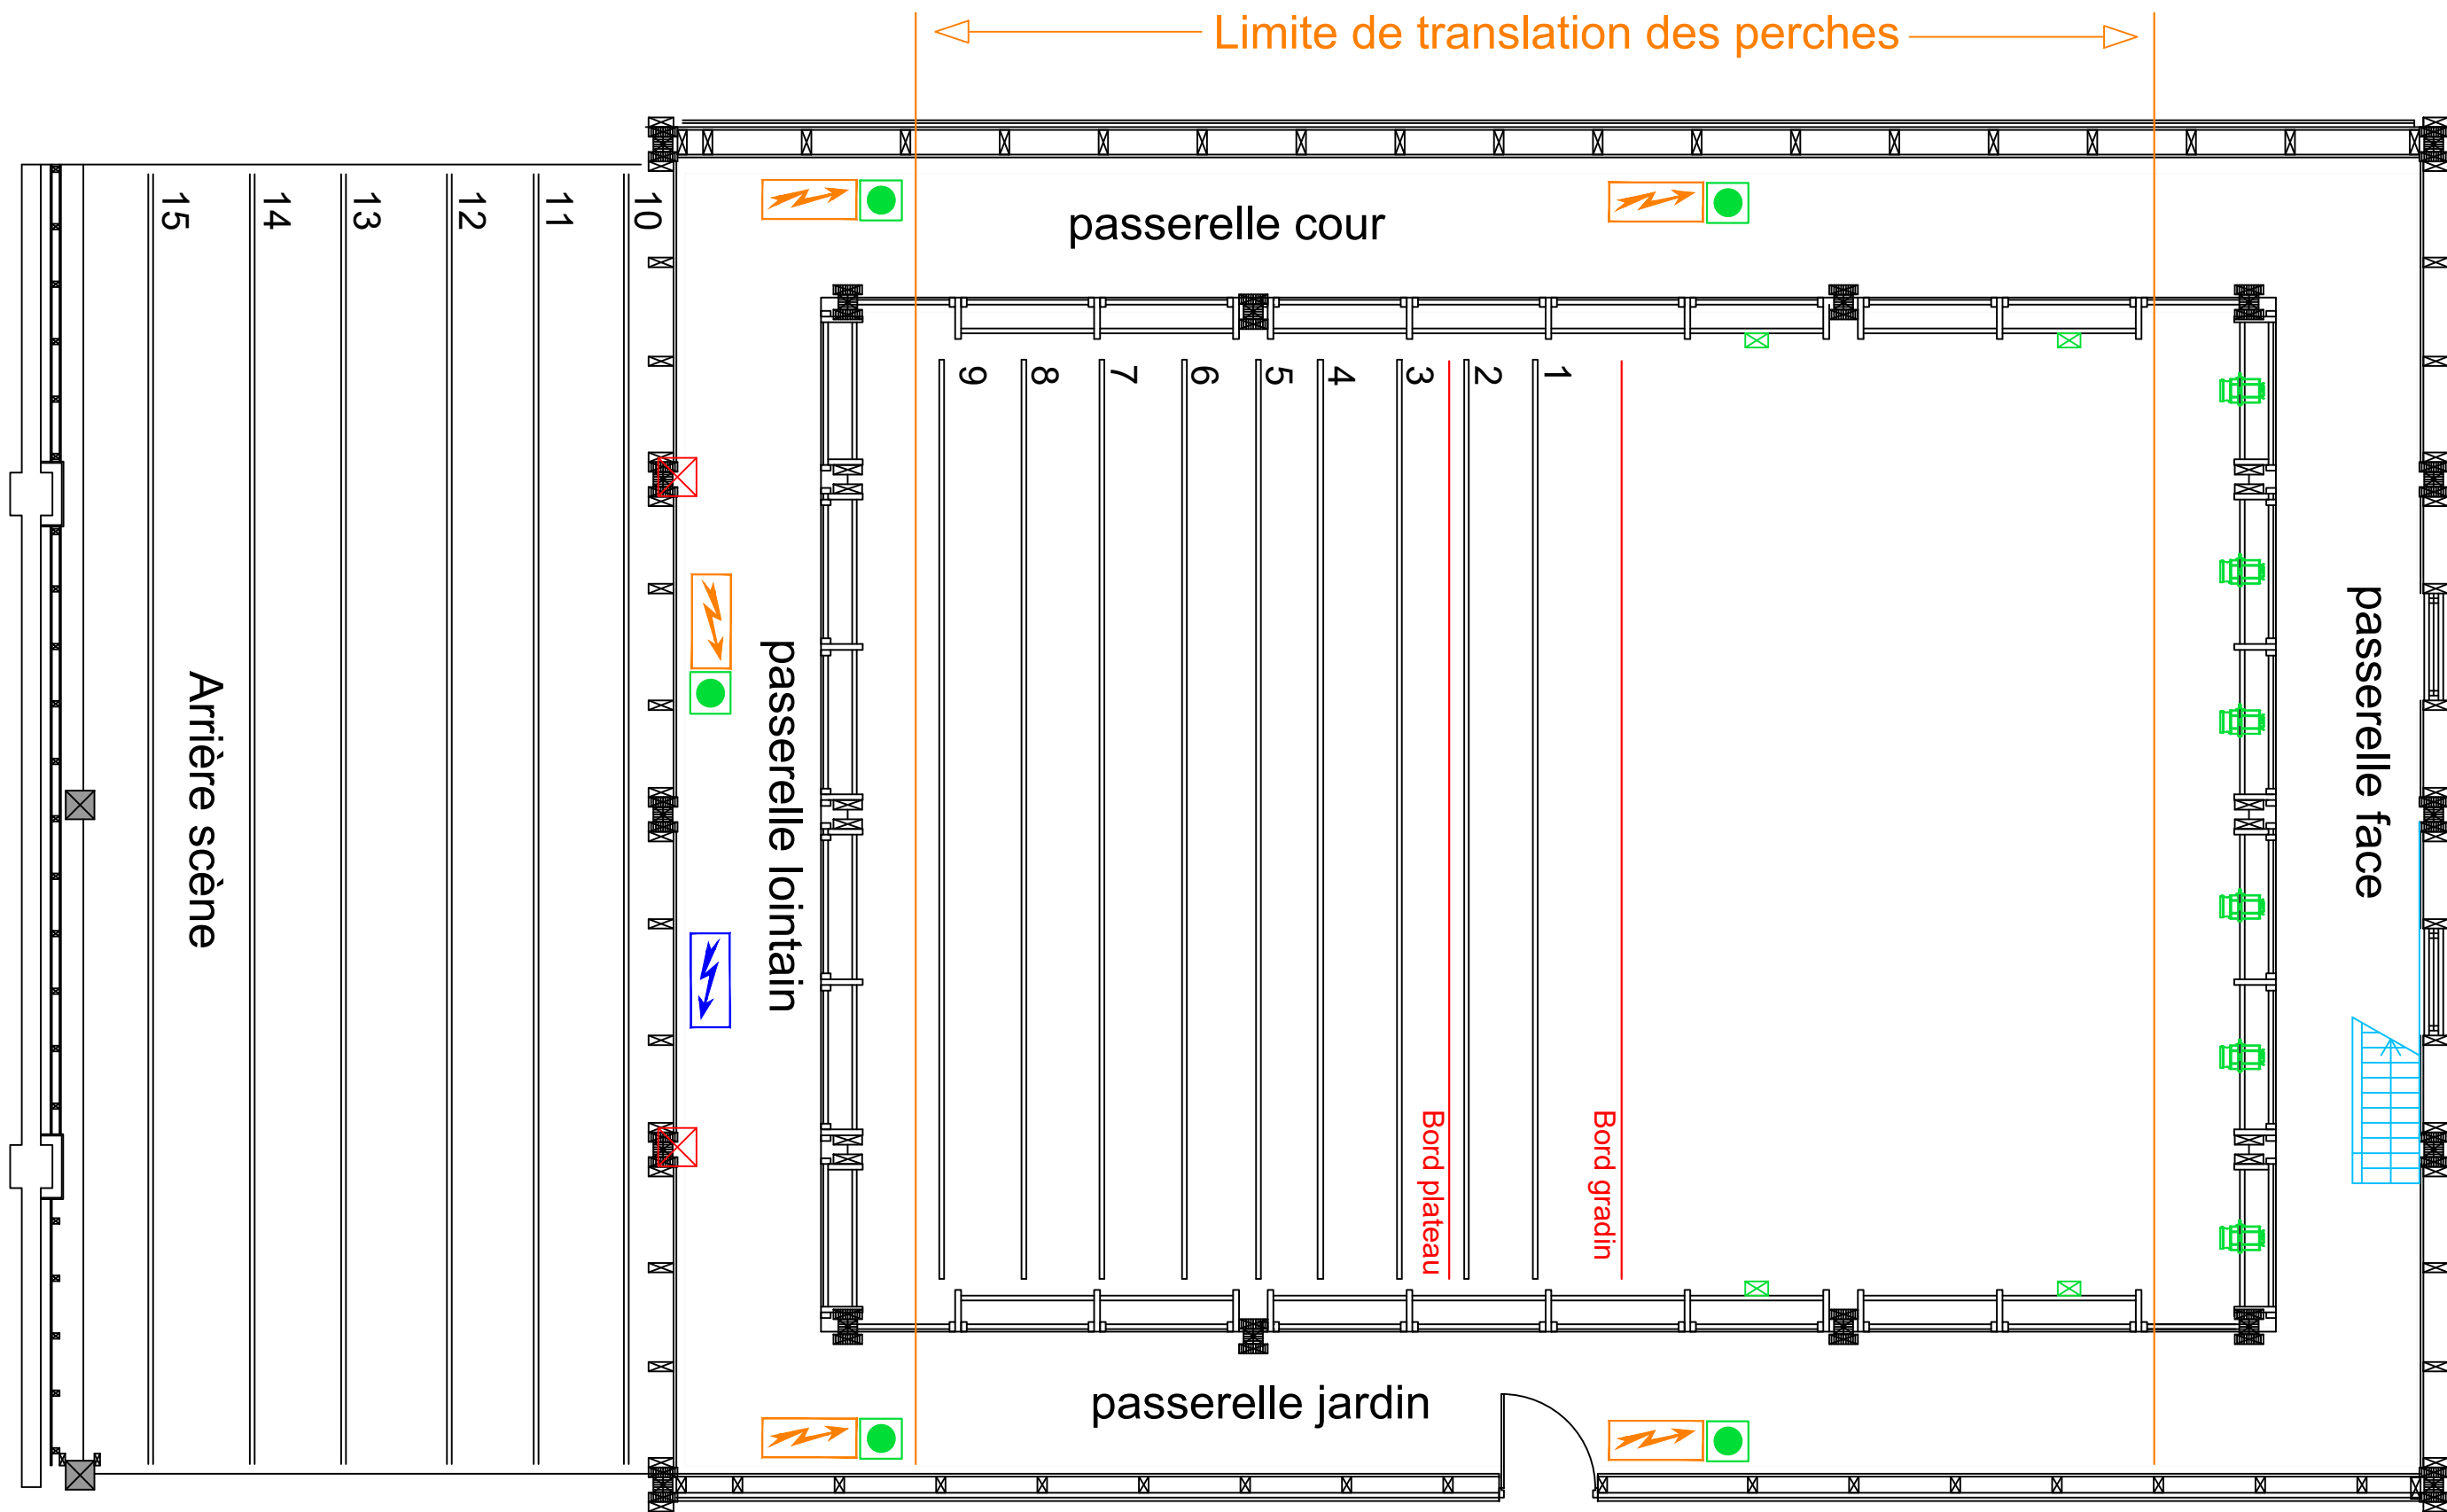Evènement :





-  PC 1kw
-  Quartz 500
-  DMX 5b

-  Coffret électrique 63 A
-  Coffret électrique son
-  Piliers

03/2020
 Echelle :
 1:70^{ème}
 Unité : cm

Plan de masse grill Petit Plateau	Evènement :
Lieu / salle : Pôle Théâtre	
Implantation lumière + son + électricité	
Contact : Florian Lecomte 06 23 78 31 28	

